


1 LACTÁRIO E HIGIENIZAÇÃO


ESCALA 1:25

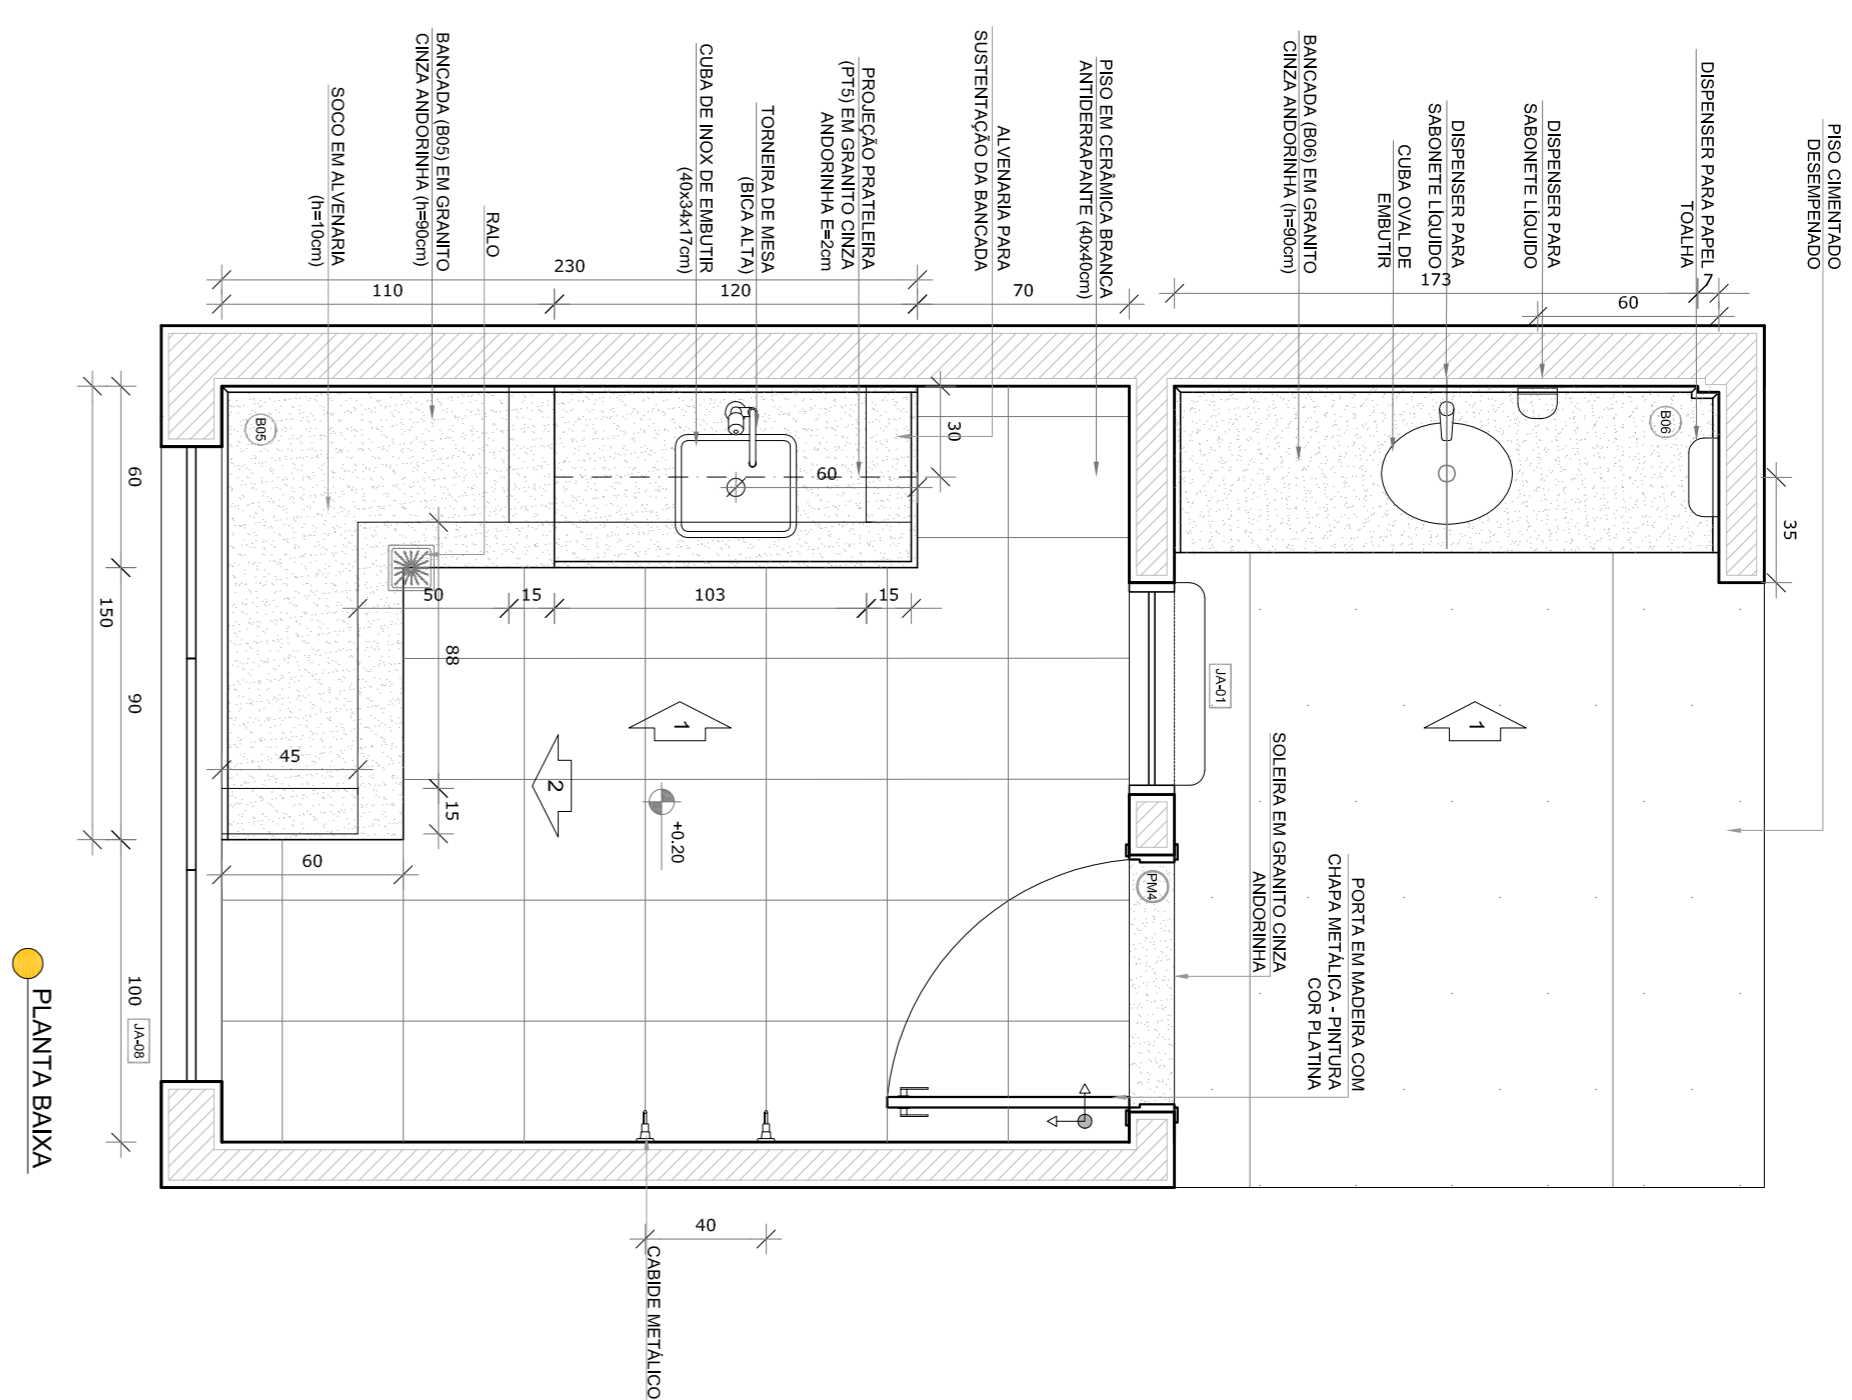


PLANTA BAIXA

2 SANITÁRIO PNE FEM. E MASC.


ESCALA 1:25

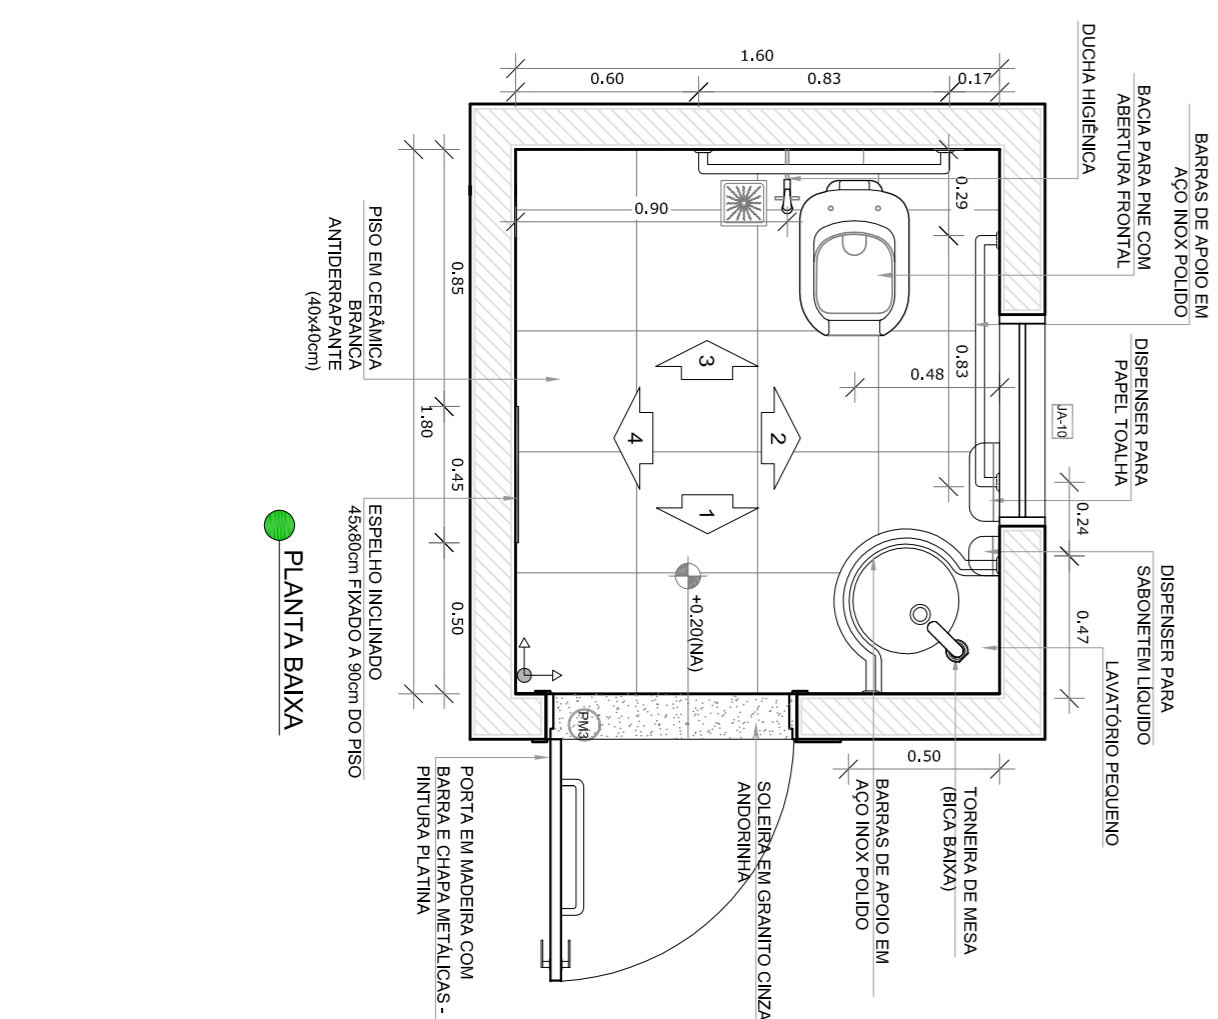


PLANTA BAIXA

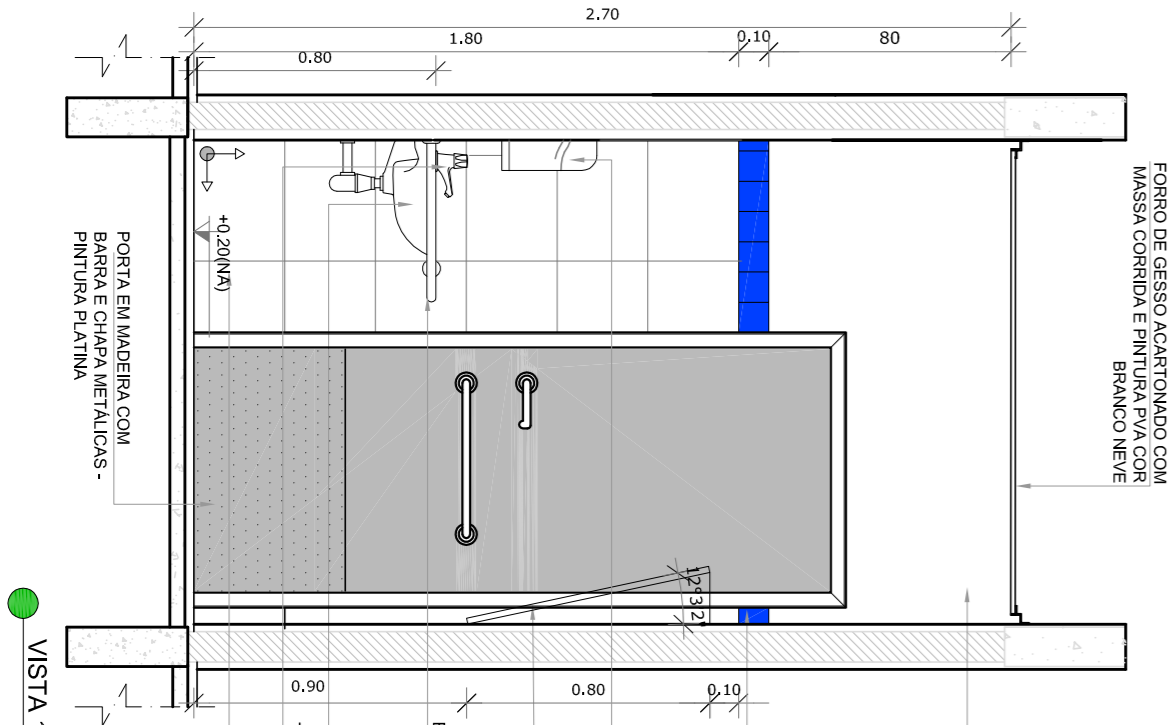


VISTA 1

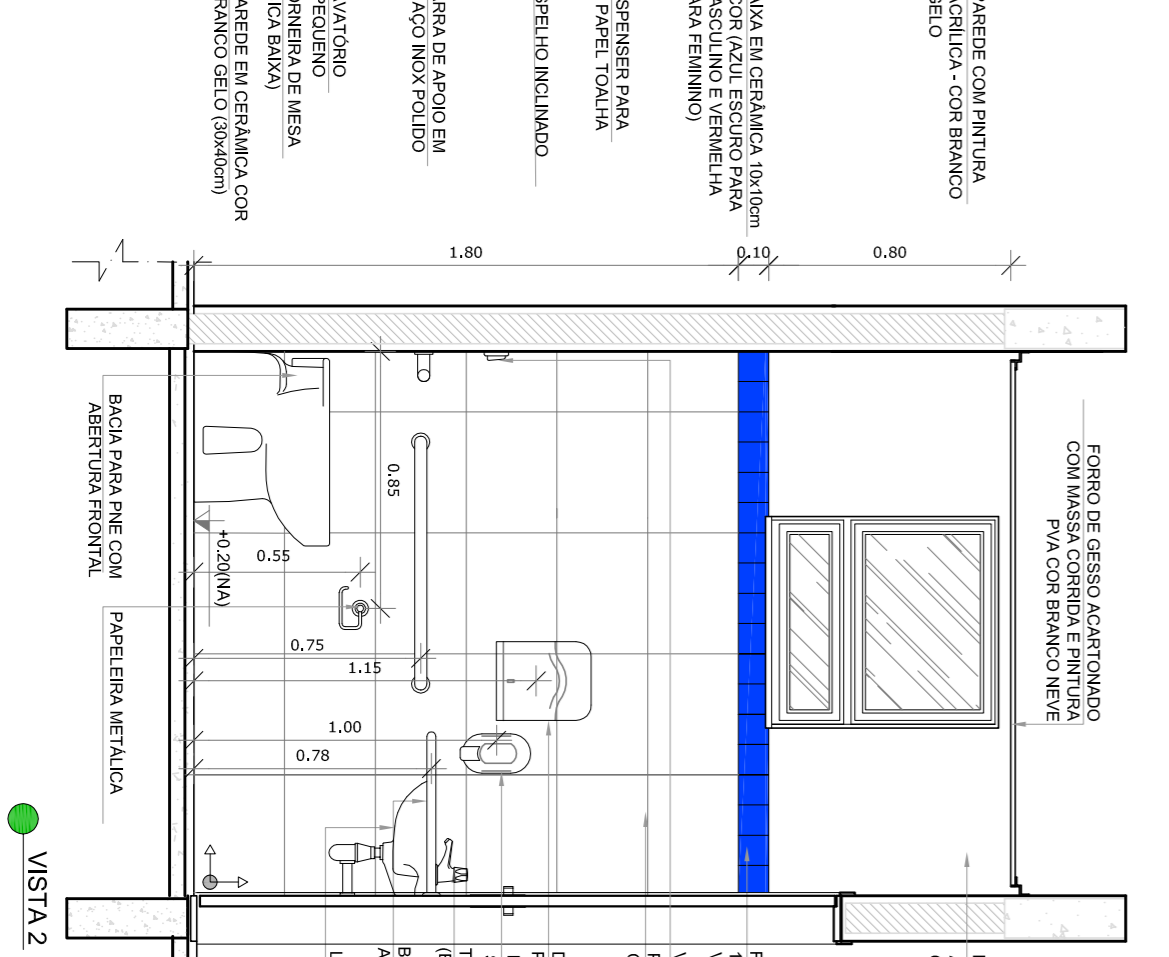


VISTA 2

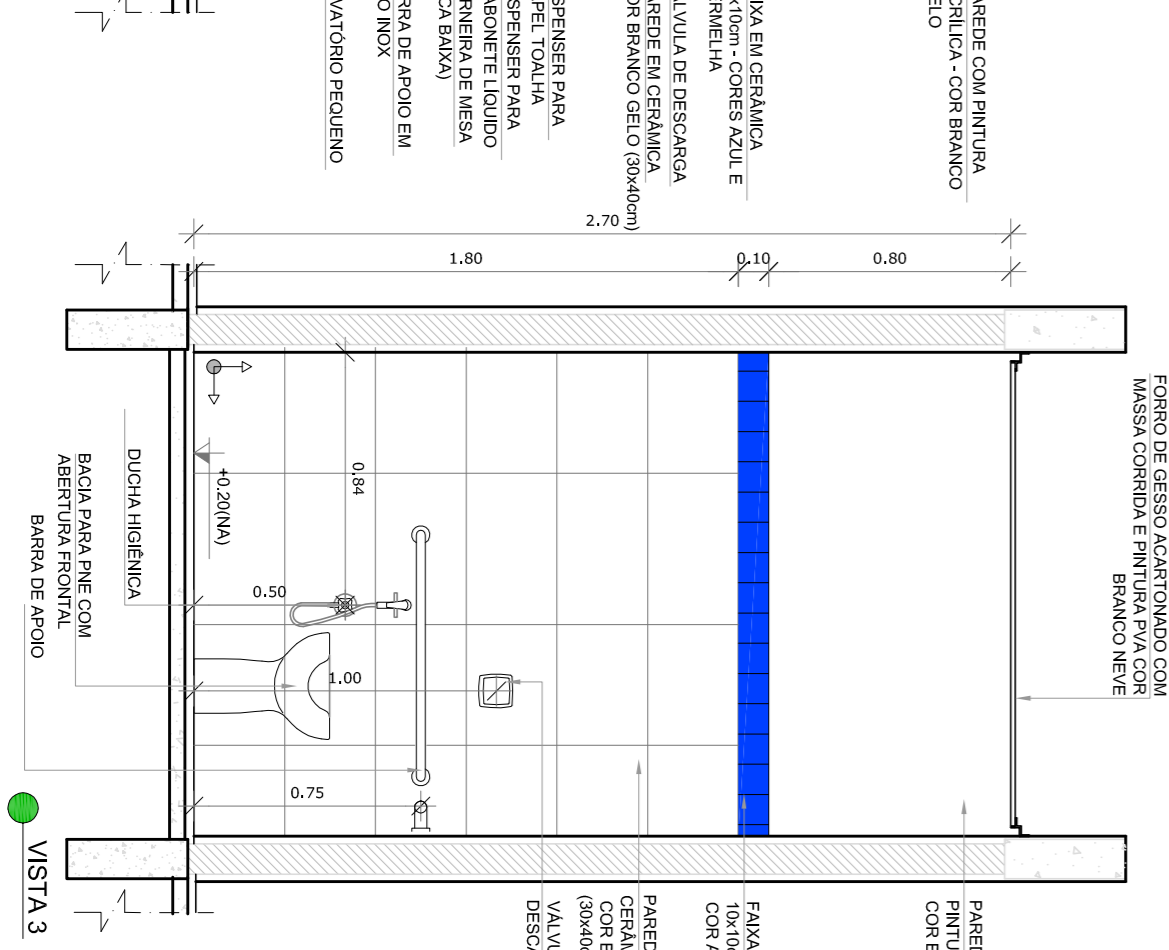


VISTA 3

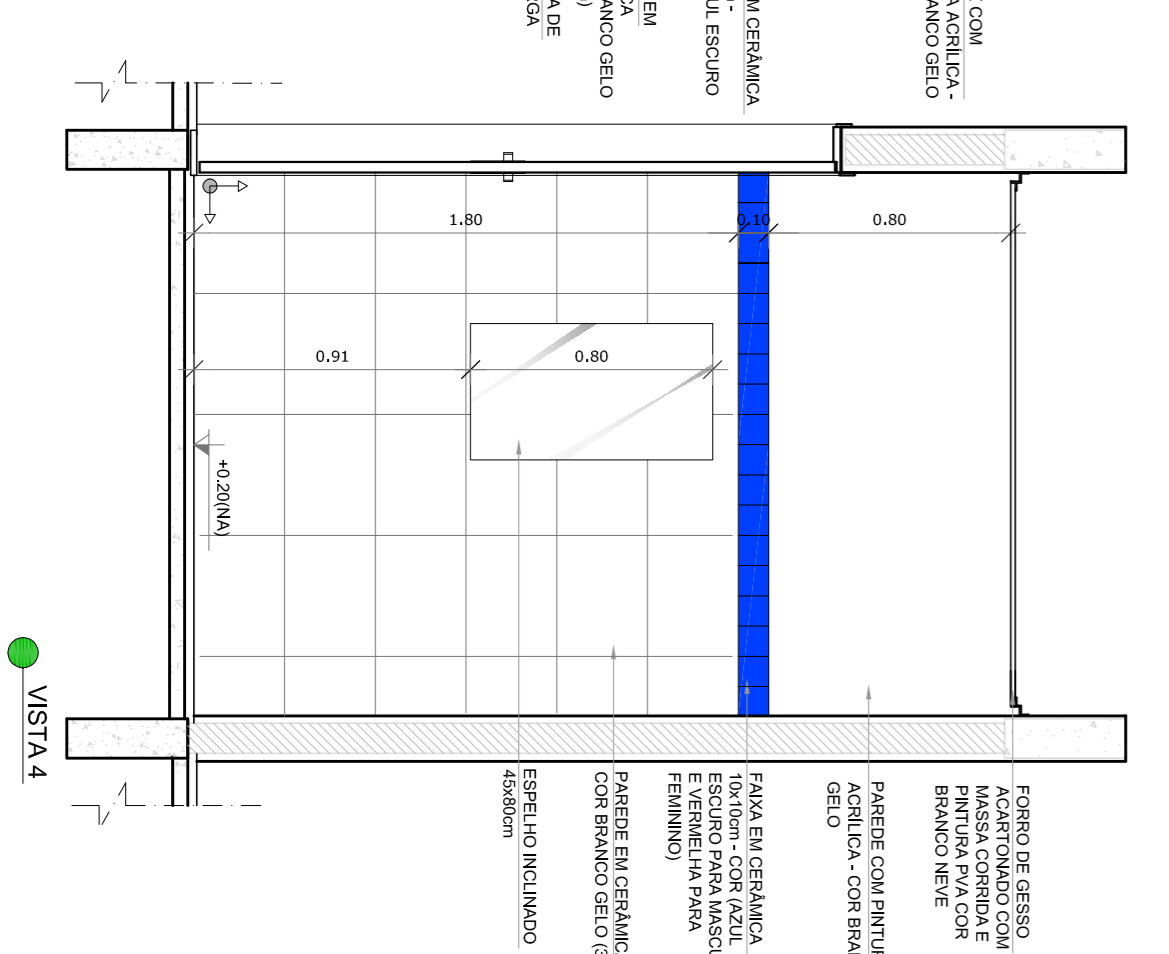

VISTA 4

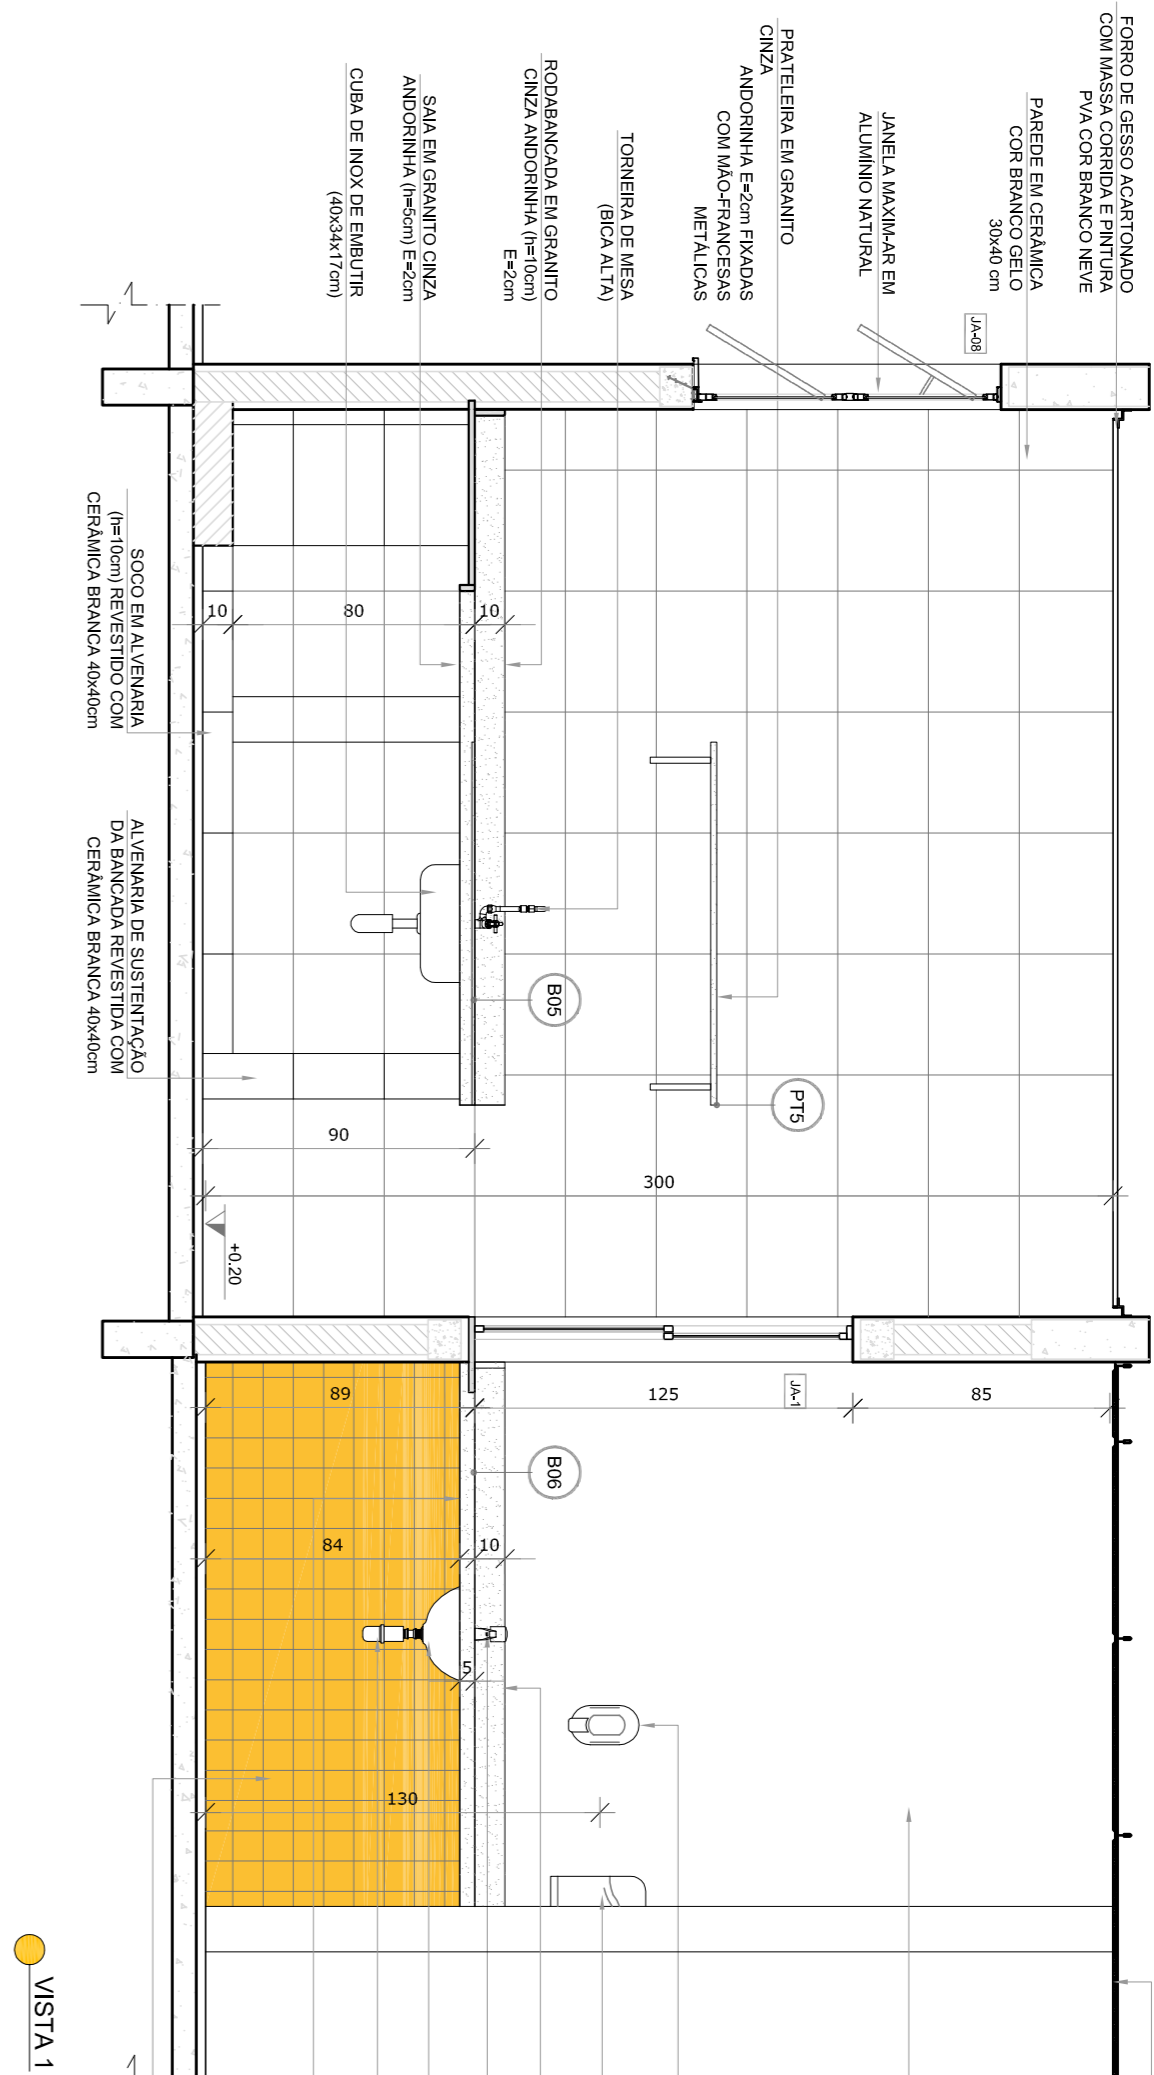

VISTA 1

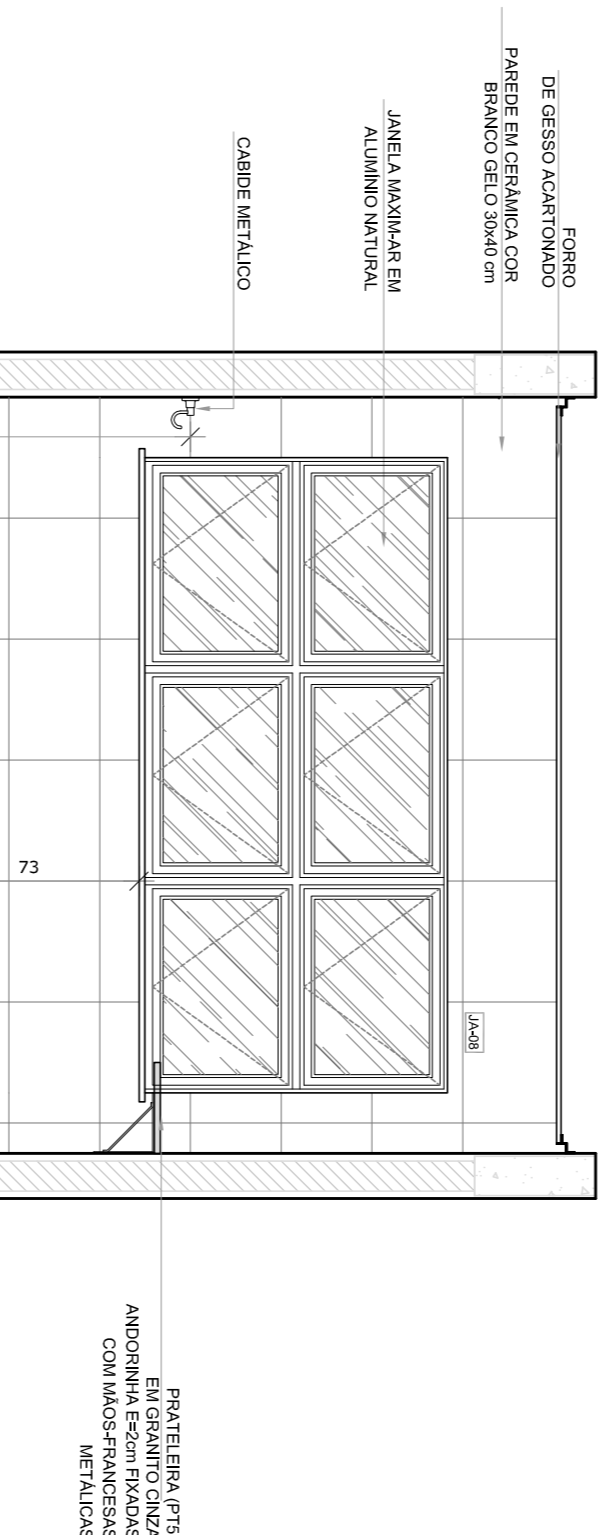

VISTA 2

CROQUI DE REFERÊNCIA



- NOTAS
- MEDIDAS E NÍVEIS EM METROS.
 - VERIFICAR POSIÇÃO EXATA DOS PILARES NO PROJETO ESTRUTURAL.
 - VERIFICAR POSIÇÃO EXATA DOS PILARES NO PROJETO DE INSTALAMENTO.
 - EM CASO DE CONFLITO DE INFORMAÇÕES ENTRE O PROJETO GRÁFICO E O MEMORIAL DESCRITIVO, PREVALECE A INFORMAÇÃO CONTIDA NOS DESENHOS.
 - ALTERAÇÕES NESTE PROJETO SOMENTE COM AUTORIZAÇÃO EXPRESSA DO FNDE
- REFERÊNCIAS:
- PLANTA DE QUANTITATIVOS
 - MEMORIAL DESCRITIVO E ESPECIFICAÇÕES TÉCNICAS

LEGENDA:			
	INDICAÇÃO NÍVEL PLANTA CORTE		INDICAÇÃO DE VISTAS
	INDICAÇÃO DE CORTES		ESPECIFICAÇÕES DE MATERIAS
	INDICAÇÃO DE FACHADAS		INDICAÇÃO DE EXPOS
	INDICAÇÃO DE PORTAS E JANELAS		INDICAÇÃO DE ELEMENTOS (BANCADAS, PORTA E JANELAS E ETC.)

FONTE: ATR414594			
R.00			
R.01			
DATA EMISSÃO			
ACRISTO2016			
PRONÁIA			
20/35			
PROGRAMA PROINFÂNCIA - PROJETO TIPO 2			
PROJETO DE ARQUITETURA			
CONECESSÃO			
CGEST - Coordenação			
Gerente de Infraestrutura			
Educacional			
LACTÁRIO, HIGIENIZAÇÃO, SANITÁRIOS PNE FEM. E			
SANITÁRIO PNE MASC.			
ARQ			
PROPRIETÁRIO			
RESP. TÉCNICO			
AUTOR DO PROJETO			
D.L.F.O			
CREA			
RA			
OBSERVAÇÕES:			
PROGRAMA PROINFÂNCIA - PROJETO TIPO 2			
PROJETO DE ARQUITETURA			
CONECESSÃO			
CGEST - Coordenação			
Gerente de Infraestrutura			
Educacional			
LACTÁRIO, HIGIENIZAÇÃO, SANITÁRIOS PNE FEM. E			
SANITÁRIO PNE MASC.			
ARQ			
PROPRIETÁRIO			
RESP. TÉCNICO			
AUTOR DO PROJETO			
D.L.F.O			
CREA			
RA			
OBSERVAÇÕES:			